

MAPA DO CELÓW PROJEKTOWYCH

skala 1:500

Warka ul. Cicha
jednostka ewidencyjna: 140611_4 Warka - MIASTO
obręb: 0002 Warka
działka nr: 748/10, 748/8, 748/17
oraz pozostałe działki w granicach aktualizacji

Identyfikator zgłoszenia pracy geodezyjnej nadany przez PODGIK:
GK.6640.2333.2022

Układ odniesienia wysokości: PL-EVRF2007-NH
Układ współrzędnych prostokątnych płaskich: PL-2000
Sytuacja zgodna z terenem na: 13.09.2023 r.

Oznaczenie granic obszaru będącego przedmiotem aktualizacji:

Opis służebności gruntowych: mapa wykonana bez ustalenia obciążeń służebnościami gruntowymi

Nie wyklucza się istnienia w terenie urządzeń podziemnych, dla których brak informacji branżowych, bądź nie zostały odnaleziona podczas inwentaryzacji geodezyjnej

DANE PODMIOTU:



GP WOJCIECH PIETRZYKOWSKI
Natalin 47F, 26-652 Zakrzew
tel. 667 281 604
NIP 601 003 16 72 REGON 363 698 150

DANE WYKONAWCY


GEODETA UPRAWNIONY
inż. Wojciech Pietrzykowski
Up. GSK 22283

Radom, sierpień 2023 r.



Podkreśla się, że niniejszy dokument został opracowany w wyniku prac geodezyjnych i kartograficznych, których rezultaty zawiera operat techniczny pozytywnie zweryfikowany. Jednocześnie informuję, że jestem świadomy odpowiedzialności karnej za złożenie fałszywego oświadczenia

Identyfikator zgłoszenia prac geodezyjnych	GK.6640.2333.2023
Organ służby geodezyjnej, który otrzymał zgłoszenie	STAROSTA GRÓJECKI
Wykonawca prac geodezyjnych	GP WOJCIECH PIETRZYKOWSKI
Numer dokumentu zawierającego pozytywny wynik weryfikacji	Protokół weryfikacji Nr GK.6640.2333.2023_1 z dn. 19.09.2023
Imię i nazwisko oraz numer uprawnień zawodowych kierownika prac geodezyjnych	Wojciech Pietrzykowski Up. GSK 22 283

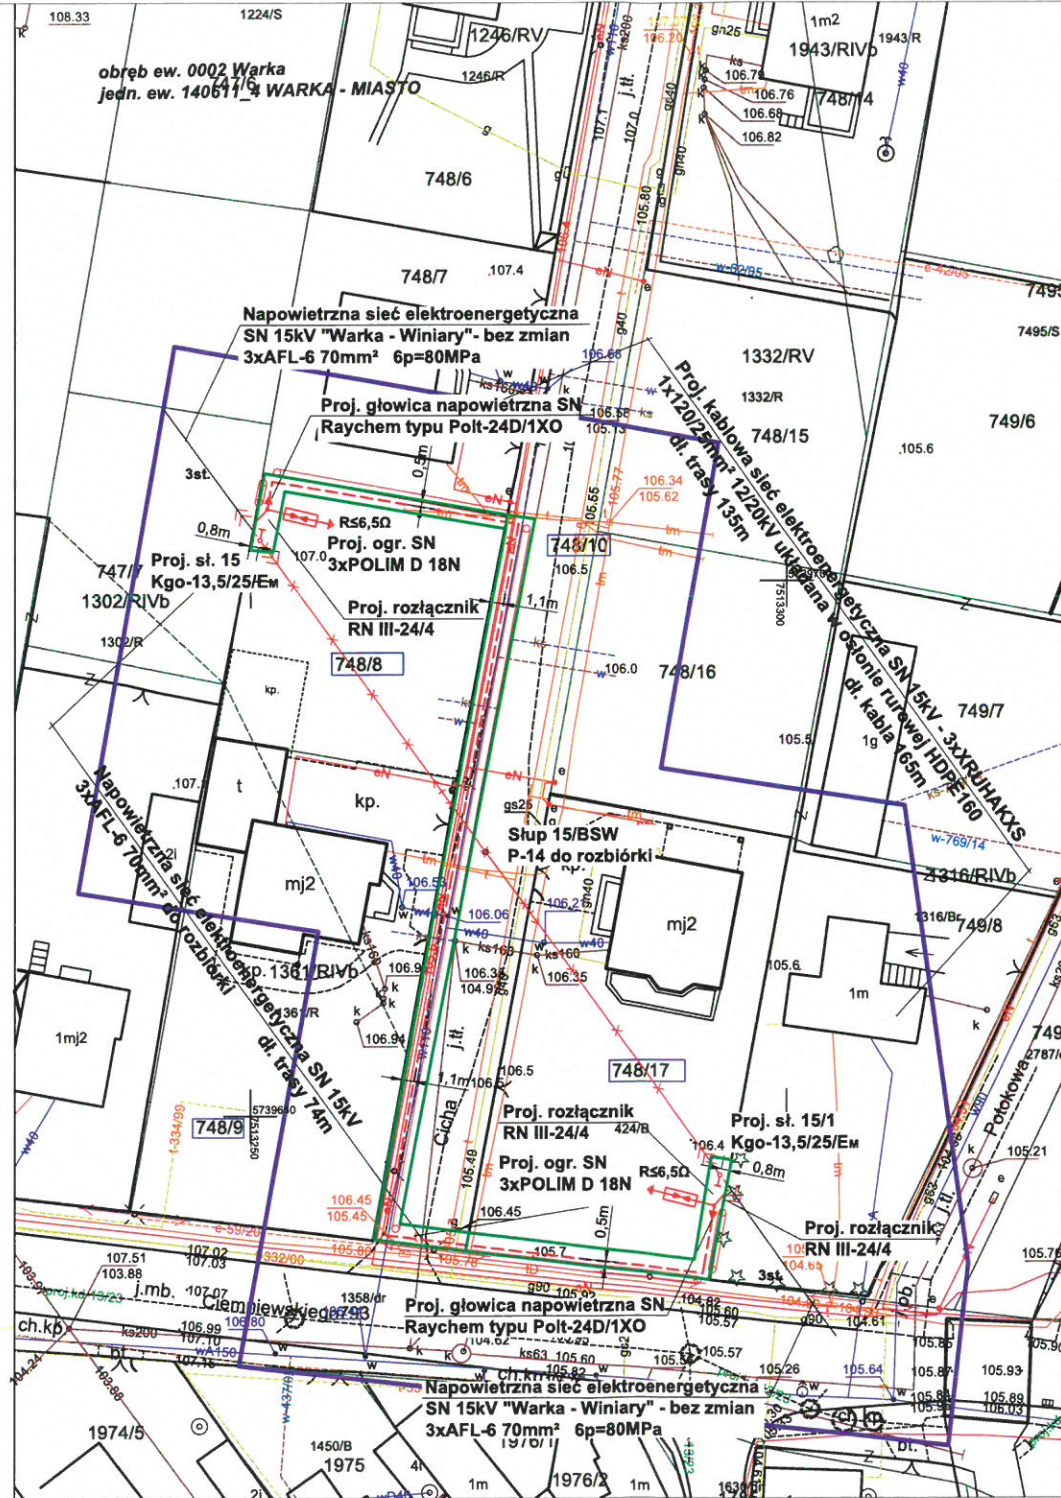

Zakres robót na dz. nr ew. 748/8

- zabudowa słupa nr 15 strunobetonowego, wirowanego o wys. 13,5m i wytrzymałości P=25kN - szt. 1
- zabudowa kabla SN 15kV układanego w osłonie rurowej HDPE 160 w wykopie o szer. 0,4m na głębokości min. 0,8m - dl. trasy 28m

Zakres robót na dz. nr ew. 748/10 (ul. Cicha)

- zabudowa kabla SN 15kV układanego w osłonie rurowej HDPE 160 w wykopie o szer. 0,4m na głębokości min. 0,8m - dl. trasy 76m

Zakres robót na dz. nr ew. 748/17

- zabudowa słupa nr 15/1 strunobetonowego, wirowanego o wys. 13,5m i wytrzymałości P=25kN - szt. 1
- zabudowa kabla SN 15kV układanego w osłonie rurowej HDPE 160 w wykopie o szer. 0,4m na głębokości min. 0,8m - dl. trasy 31m

PROJEKT ZAGOSPODAROWANIA TERENU - skala 1:500

- budowa kablowej sieci elektroenergetycznej SN 15kV - dl. 135m
- budowa słupów SN - szt. 2
- Inwestycja projektowana na dz. nr ew.: 748/8, 748/10, 748/17
- obręb ew. 0002 Warka, jednostka ew. 140611_4 WARKA - MIASTO
- rozbiórka napowietrznej sieci elektroenergetycznej SN 15kV - dl. 74m
- rozbiórka słupa SN - szt. 1
- Inwestycja projektowana na dz. nr ew.: 748/8, 748/9, 748/10, 748/17
- obręb ew. 0002 Warka, jednostka ew. 140611_4 WARKA - MIASTO

LEGENDA:

- Istn. słup elektroenergetyczny SN nr 15 do rozbiórki
- 15/1 Proj. słup elektroenergetyczny SN - nr 15 i 15/1
- Istn. sieć elektroenergetyczna SN napowietrznej - bez zmian
- Istn. sieć elektroenergetyczna SN - do rozbiórki na odcinku pomiędzy projektowanymi słupami nr 15 i 15/1
- Proj. sieć elektroenergetyczna SN w rurze ochronnej HDPE 160

Linia napowietrzno-kablowa SN 15kV "GPZ Warka - Winiary" w m. Warka			
Ochrona przeciwporażeniowa dodatkowa: linia SN 15kV - uziemianie			
Investor:	Gmina Warka Pl. St. Czarnieckiego 1 05-660 Warka	Projektant:	mgr inż. Andrzej Sucharzewski mgr inż. Piotr Kierszniewski
Tytuł projektu:		Sprawdził:	
Budowa kablowej sieci elektroenergetycznej SN 15kV WARKA - WINIARY w związku z usunięciem kolizji napowietrznej sieci elektroenergetycznej SN 15kV na dz.: 748/8, 748/9, 748/10, 748/17 wraz z rozbiórką sieci SN 15kV przy ul. Cichej w miejsc. Warka		Nazwa obiektu budowlanego:	
Stadium:		sieć elektroenergetyczna SN 15kV "Warka - Winiary"	
Wykonawca projektu:		Adres obiektu budowlanego (nazwa i nr obrębu ew., nazwa i nr jedn. ew., nr dz. ew.):	
ASELPROJ. Andrzej Sucharzewski 26-600 Radom, ul. Sobieskiego 5 m. 27 tel.: 602 728 682 e-mail: andrzej45@op.pl		m. Warka, ul. Cicha, powiat grójecki, woj. mazowieckie obręb ew. 0002 Warka, jednostka ew. 140611_4 Warka - miasto dz. nr ew.: 748/8, 748/9, 748/10, 748/17	
Tytuł rys.:		Arkusz:	Skala:
Trasa proj. kablowej sieci SN 15kV		1	1:500
Umowa nr:	Branta:	Data:	Nr rys.:
217/UP/23 z dn. 17.05.2023	EN	10.2023	2
		Nr str.:	16